
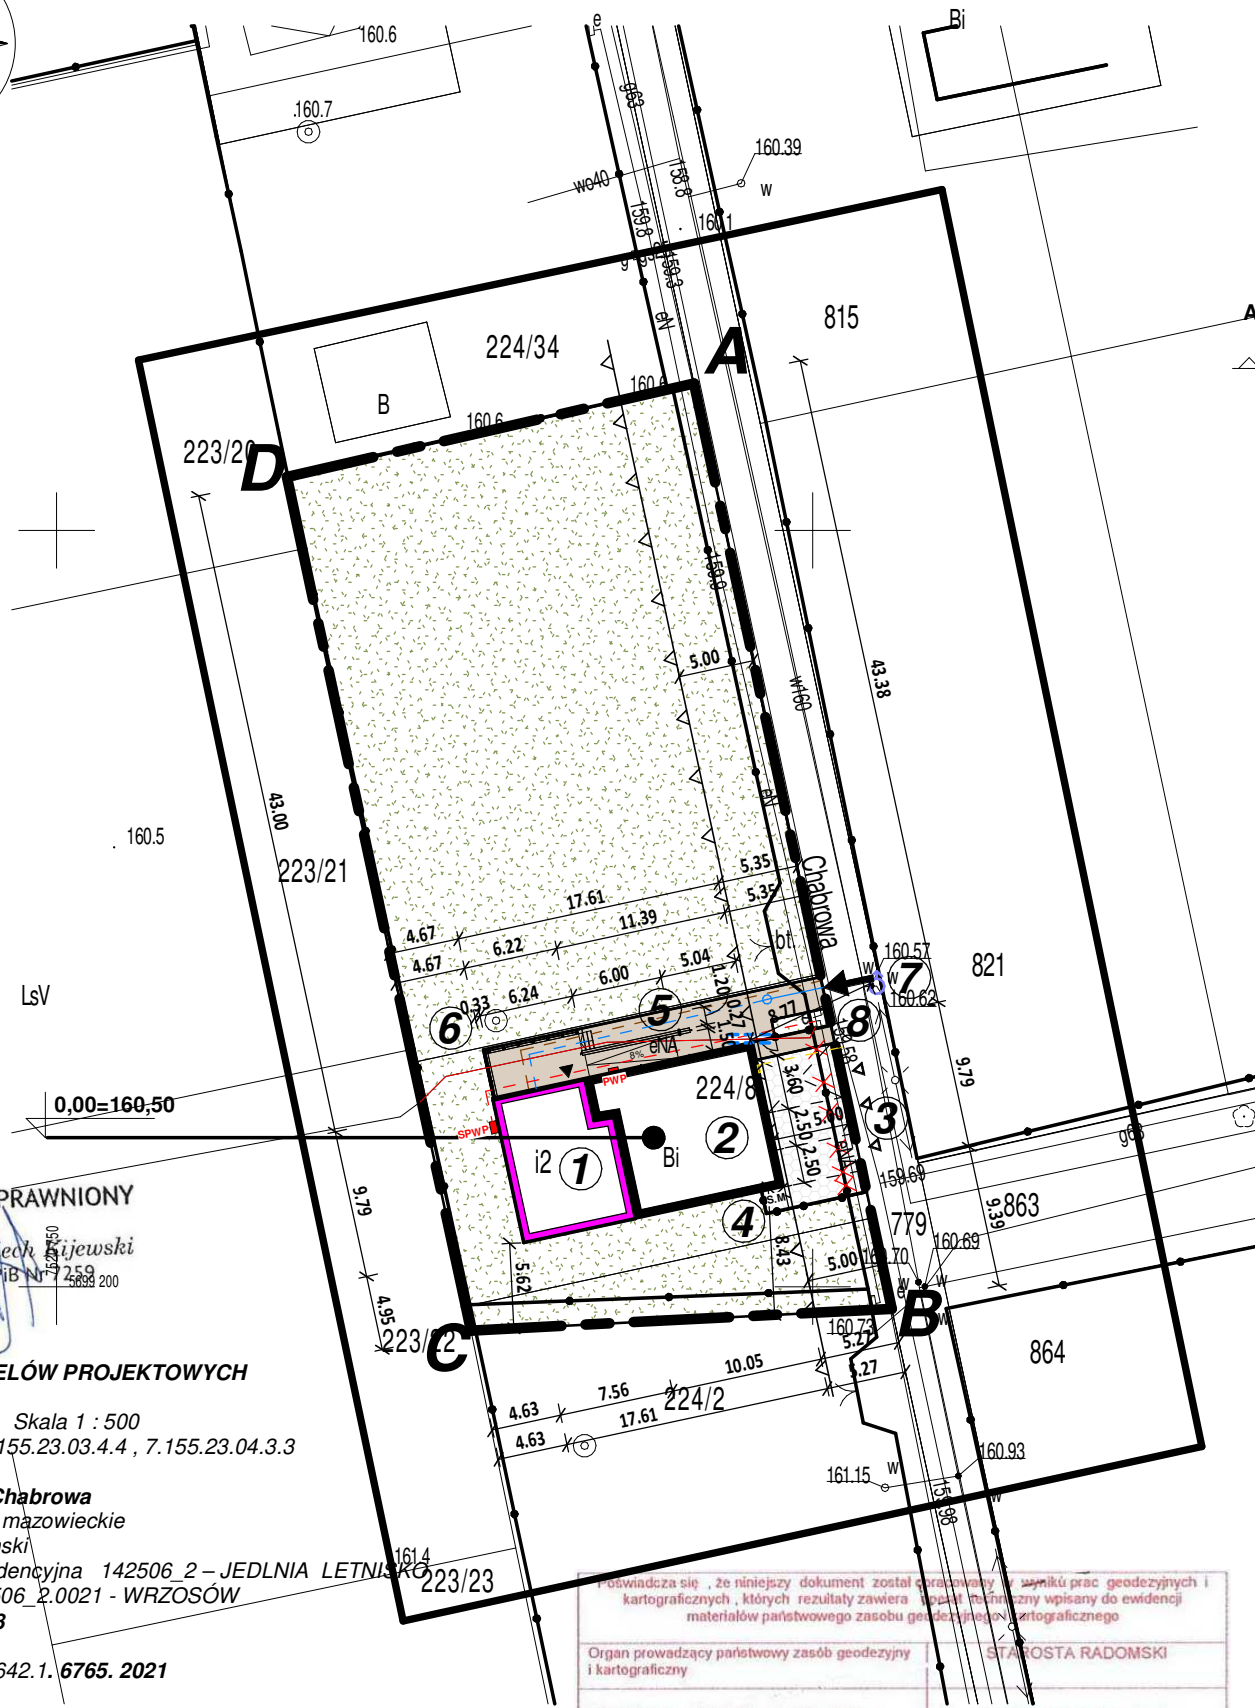


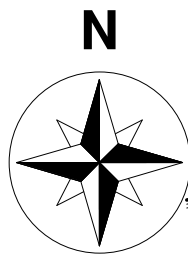

LEGENDA

1. BUDYNEK PRZEZNACZONY DO ZMIANY SPOSOBU UŻYTKOWANIA WRAZ Z PRZEBUDOWĄ I ROZBUDOWĄ
2. PROJEKTOWANA ROZBUDOWA
3. MIEJSCA POSTOJOWE
4. UTWARDZONE MIEJSCE NA POJEMNIKI NA ŚMIECI
5. PROJEKTOWANA POCHYLNIA DLA OSÓB NIEPEŁNOSPRAWNYCH
6. ISTNIEJĄCA STUDNIA DO USUNIĘCIA wg odrębnego opracowania
7. ISTNIEJĄCY HYDRANT DN80
8. ISTNIEJĄCA ROZDZIELNIA ELEKTRYCZNA

A-B-C-D Granica terenu ubjętego opracowaniem

Nieprzekraczalna linia zabudowy

0,00=160,70 Projektowana rzędna posadzki

▶ Wejścia do budynku

➔ Projektowany wjazd na działkę wg odrębnego opracowania

▷ Wjazdy na miejsca postojowe bezpośrednio z ulicy

[- - -] Miejsca postojowe osobowe 2,5x5,0 m

[X X X] Miejsca postojowe dla samochodów obsługiwanych przez osoby niepełnosprawne 3,6 x5,0 m

[Stylizowany wzór] Teren biologicznie czynny

[Stylizowany wzór] Powierzchnia utwardzona

[Stylizowany wzór] Chodniki

●●● Projektowane ogrodzenie

××××× Elementy do usunięcia

— Projektowane przyłącze wodociągowe wg odrębnego opracowania

- - - Projektowany ziemny zewnętrzny odcinek wewnętrznej instalacji wodociągowej wg projektu technicznego

- - - Projektowany ziemny zewnętrzny odcinek wewnętrznej instalacji elektroenergetycznej wg projektu technicznego

- - - Projektowany ziemny zewnętrzny odcinek wewnętrznej instalacji kanalizacji sanitarnej wg projektu technicznego

- - - Projektowane przyłącze gazowe wg odrębnego opracowania

↑ Istniejący hydrant

PWP Projektowany pożarowy wyłącznik prądu wg projektu technicznego

SPWP Projektowana skrzynka wyłącznika pożarowego wg projektu technicznego

UWAGA!

ISTNIEJĄCY KABEL eNa BIEGNĄCY PRZECZ DZIAŁKĘ INWESTYCYJNĄ NA ODCINKU ZBLIŻENIA Z PROJEKTOWANYM BUDYNKIEM Z ZAPASEM 1M W OBIE STRONY NALEŻY OSŁONIĆ RURĄ DWUDZIELNĄ O PRZĘKROJU 110 MM

==== ODCINEK KABLA DO OSŁONIĘCIA

Pieczętka i podpis projektanta instalacji wod-kan

Pieczętka i podpis projektanta instalacji elektrycznych

Nr upr. SWK/IS/0147/11 i SWK/0066/POOS/11
Uprawnienia budowlane do projektowania a bez ograniczeń w specjalności instalacyjnej w zakresie sieci, instalacji i urządzeń cieplnych, wentylacyjnych, gazowych, wodociągowych i kanalizacyjnych

Nr upr. BUA-III-8386/9/89 i MAZ/IE/7427/03
Uprawnienia do projektowania i kierowania robotami bez ograniczeń w specjalności instalacyjnej w zakresie sieci, instalacji i urządzeń elektrycznych i elektroenergetycznych

Pieczętka rzeczoznawcy ds zabezpieczeń przeciwpożarowych

Pieczętka rzeczoznawcy ds sanitarnohigienicznych



PROJEKTY KOMERCYJNE SP. Z O.O.
26-600 Radom, ul. Kanałowa 10/12 lok. 103
tel. (48) 307 03 19
e-mail: biuro@projektyskomercyjne.pl

Nazwa inwestycji	ZMIANA SPOSOBU UŻYTKOWANIA BUDYNKU MIESZKALNEGO NA BUDYNEK ŚWIETLICY WIEJSKIEJ WRAZ Z JEGO ROZBUDOWĄ I PRZEBUDOWĄ		
Branża	ARCHITEKTURA	Stadium PROJEKT BUDOWLANY	
Inwestor	Gmina Jedlnia Letnisko, ul. Radomska 43, 26-630 Jedlnia Letnisko		Data 10.2022
Adres	dz. nr ewid. 224/8, obręb Wrzosów jednostka ewidencyjna Jedlnia Letnisko - gmina	Skala 1 : 500	
Tytuł rysunku	PROJEKT ZAGOSPODAROWANIA TERENU		Podpis
Projektował	mgr inż. arch. Olga Pawłowska Nr upr. 431/SWOKK/2022; Nr ewid. SW-0334		
Nr rysunku	139_PB_1000		